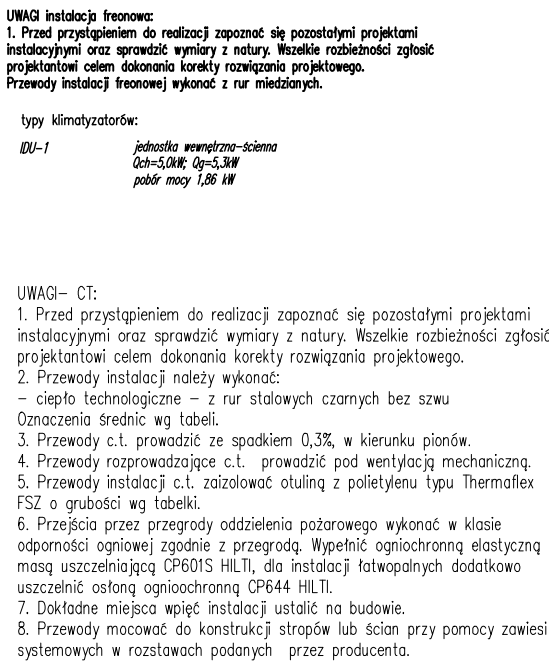


[illegible]

UWAGA- WM:

1. Przed przystąpieniem do realizacji sprawdzić wymiary z natury. Wszelkie rozbieżności zgłosić projektantom celem dokonania korektory rozwiązań projektowych
2. Kanały wentylacyjne i mocowania muszą być instalowane ściśle przy pomocy zawiesz systemowych.
3. Kanały wentylacyjne zaizolować wełną mineralną o gr. 40mm
4. Lokalizację przebiegu instalacji należy zweryfikować na budowie po odkryciu belek stropowych.
5. Przejścia przez przegrody oddzielające pożarowo wykonać w formie odporności ogniowej zgodnie z przegrodą. Granice stry zgodzić z rysunkami branż architektury.
6. Przypusty instalacyjne w elementach oddzielenia przeciwpożarowego powinny mieć klasę odporności ogniowej E1 wymagają dla tych elementów.
7. Przewody wentylacji grawitacyjnej przechodzące przez pomieszczenia o innej klasie odporności ogniowej ubudowywać zgodnie z klasą odporności ogniowej E1 wymagają dla przegród tych pomieszczeń.

LEGENDA:

	ŚCIANY ISTNIEJĄCE MUROWANE
	PROJEKTOWANE ELEMENTY ŻELBETOWE
	ŚCIANY PROJEKTOWANE LEKKIE Z PŁYT GK NA STELAŻU
	WYBURZENIA
	KRAKI NAWIEWNE W DRZWIACH O POWIERZCHNI 220cm2
	NAMETRZAKI PODKIOŁNE
	IZOLACJA TERMICZNA – wg odrębnego opracowania w trakcie realizacji

1. INWENTARYZACJA WYKONANA TASMĄ MIERNICZNĄ,
2. PRZED PRZYSTĄPIENIEM DO REALIZACJI ZAPOZNĄC SIĘ Z POZOSTAŁYMI PROJEKTAMI BRANŻOWYMI. WSZELKIE ROZBIENIŚCIE ZGŁOSIĆ PROJEKTANTOWI CELEM DOKONANIA KOREKTY ROZWIĄZANIA PROJEKTOWEGO.
3. WSZELKIE URZĄDZENIA I WYPOSAŻENIE BUDYNKU MONTOWAĆ TAK, ABY NIE ZAWĘŻAŁY DROGI EWAKUACYJNEJ ORZ KOMUNIKACJA PODANEJ NA RYSUNKU.

- | | |
|-------|--|
| WAG1: | |
| U177- | WYKORZYSTANIE ISTNIEJĄCEGO PRZEWODU DO WENTYLACJA POM. 2.10, WENTYLACJA WSPOMAGANA WENTYLATOREM WŁĄCZANYM ZA POMOCĄ WYŁĄCZNIKA ŚWIATA. |
| U178- | WYKORZYSTANIE ISTNIEJĄCEGO PRZEWODU DO WENTYLACJA POM. 2.08, DO KANAŁU WŁĄCZYĆ PRZEWÓD #150, WENTYLACJA WSPOMAGANA WENTYLATOREM WŁĄCZANYM ZA POMOCĄ WYŁĄCZNIKA ŚWIATA, WŁĄCZENIE WENTYLATORA ZA POMOCĄ WYŁĄCZNIKÓW ŚWIATA, PRZEWÓD OBUDOWO DO E80 |
| U19- | WYKORZYSTANIE ISTNIEJĄCEGO PRZEWODU DO WENTYLACJA POM. 2.08, WENTYLACJA WSPOMAGANA WENTYLATOREM WŁĄCZANYM ZA POMOCĄ WYŁĄCZNIKA ŚWIATA. |
| U20- | WYKORZYSTANIE ISTNIEJĄCEGO PRZEWODU DO WENTYLACJA POM. 2.04, WENTYLACJA WSPOMAGANA WENTYLATOREM WŁĄCZANYM ZA POMOCĄ WYŁĄCZNIKA ŚWIATA. |
| U21- | WYKORZYSTANIE ISTNIEJĄCEGO PRZEWODU DO WENTYLACJA POM. 2.05, WENTYLACJA WSPOMAGANA WENTYLATOREM WŁĄCZANYM ZA POMOCĄ WYŁĄCZNIKA ŚWIATA. |
| U22- | WYKORZYSTANIE ISTNIEJĄCEGO PRZEWODU WENTYLACJOWO I PIETRO, DO KANAŁU WŁĄCZYĆ PRZEWÓD #150 WENTYLACJA POM.2.19, 2.18, 2.17, WENTYLATOR WBLUDOWANY W PRZEWÓD W POZIOME STRYCHU ZINTEGROWANY Z WYMIERZAKIEM, WŁĄCZENIE WENTYLATORA ZA POMOCĄ CZUJKA RUCHU W POM. 2.17, PRZEWÓD OBUDOWO DO E80 |
| U23- | WYKORZYSTANIE ISTNIEJĄCEGO PRZEWODU WENTYLACJOWO PARTER, DO PRZEWODU WŁĄCZYĆ PRZEWÓD WENTYLACJOWO POM.2.16, 2.15, 2.14, WENTYLATOR WBLUDOWANY W PRZEWÓD W POZIOME STRYCHU ZINTEGROWANY Z WYMIERZAKIEM, WŁĄCZENIE WENTYLATORA ZA POMOCĄ CZUJKA RUCHU W POM. 2.16, PRZEWÓD OBUDOWO DO E80 |
| U24- | WYKORZYSTANIE ISTNIEJĄCEGO PRZEWODU WENTYLACJOWO I PIETRO, RÓŻNICĘ ISTNIEJĄCY PRZEWÓD WŁĄCZYĆ WYMIENNY DO POZIOMU PONIEŻY STROPU I PIETRA, DO KANAŁU WŁĄCZYĆ PRZEWÓD #150 WENTYLACJA POM.2.20, PRZEWÓD OBUDOWO DO E80 |

DORBUD	mag. inż. Zdzisław Kapłun Dzierżonów, Modrzewiowa 34 tel. (074) 832-19-36	NR RYS.: WM3
TEMAT : PRZEBUDOWA I ZMIANA SPOSOBU UŻYTKOWANIA BUDYNKU SZKOŁY NA WIELOFUNKCYJNY BUDYNEK UŻYTECZNOŚCI PUBLICZNEJ WRAZ Z ZAGOSPODAROWANIEM TERENU		SKALA: 1:100
opis: BUDYNEK UŻYTECZNOŚCI PUBLICZNEJ adres: UL. ZĄBKOWKA 70, 58-200 DZIERŻONÓW, DZ. NR 17/2 OBRĘB PRZEDMIEŚCIE inwestor: GMINA DZIERŻONÓW adres: UL. PIASTOWSKA 1, 58-200 DZIERŻONÓW		
RYSUNEK : RZUT I PIĘTRA- WENTYLACJA MECHAN. I CIEPŁO TECHN.		